
 


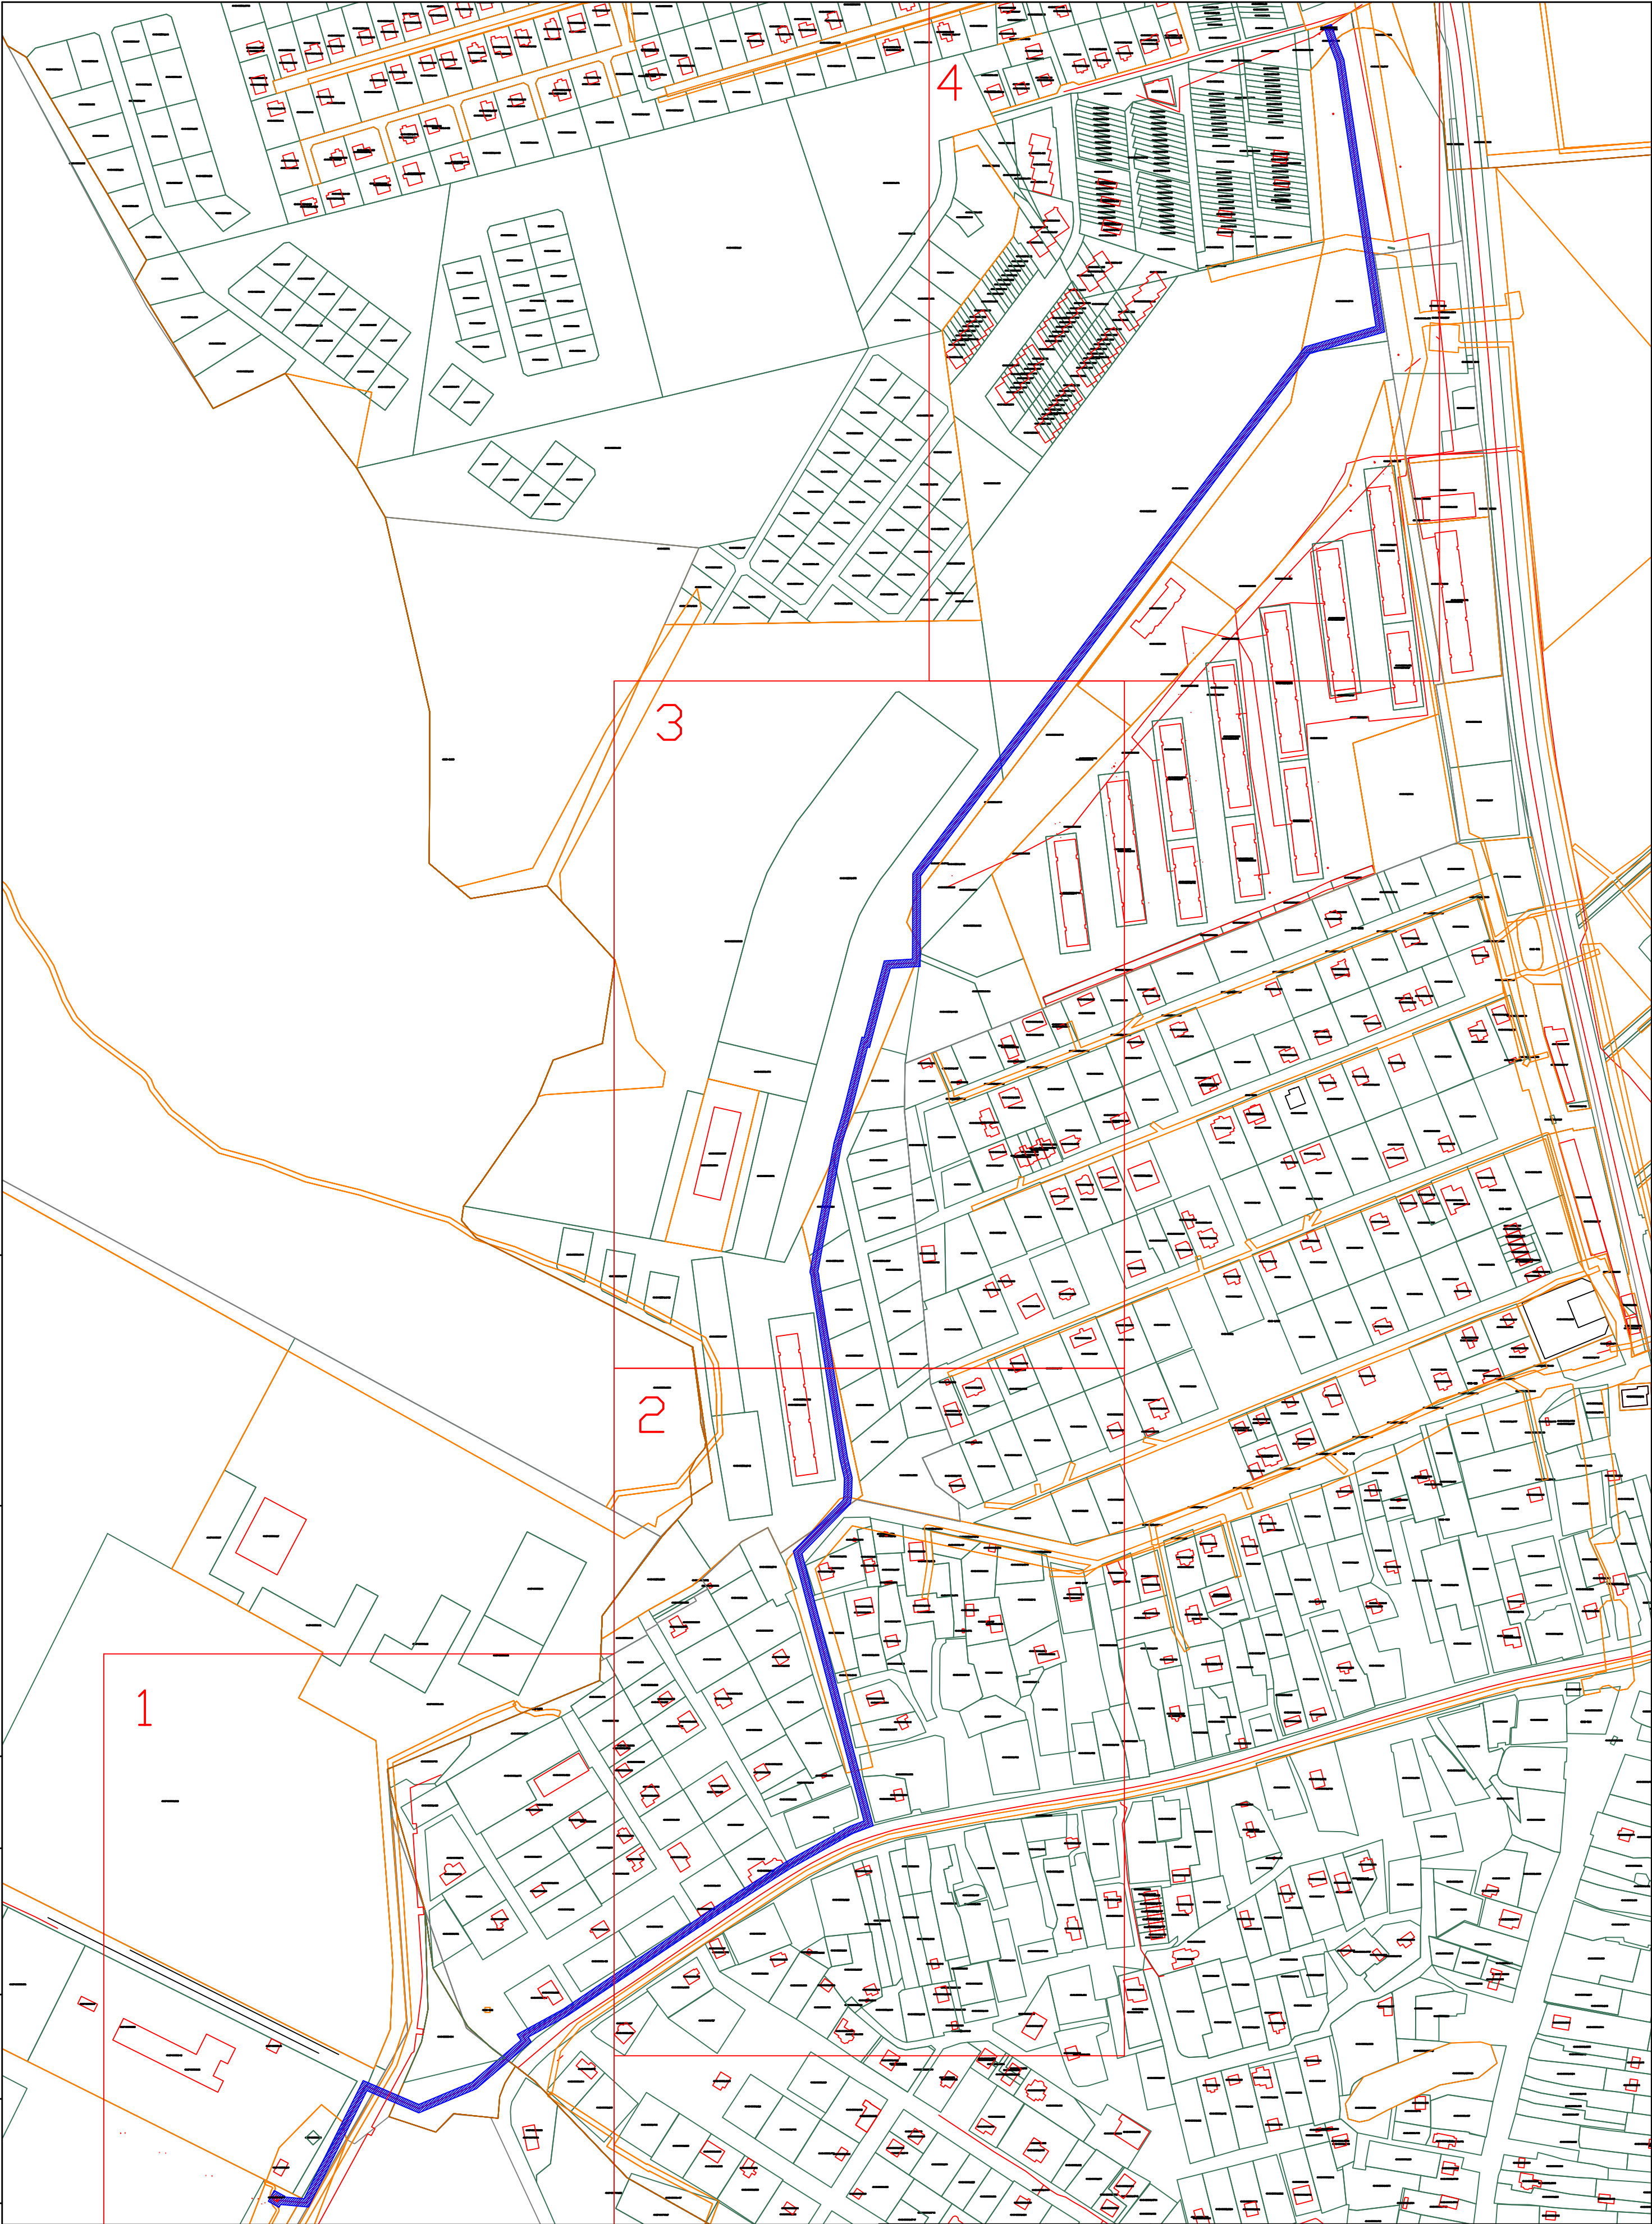

Перв. примен.	Стрел. №
---------------	----------

Инв. № подл.	Погр. и дата	Взам. инв. №	Инв. № дубл.	Погр. и дата
--------------	--------------	--------------	--------------	--------------




Постоянный публичный сервитут канализационной сети

Условные обозначения:


					Администрация муниципального образования сельского поселения село Совхоз «Боровский»				
					Схема расположения канализационной сети с кадастровым номером 40:00:000000:5177 на кадастровом плане территории	Лит.		Масса	Масштаб
Изм	Лист	№ докум.	Погр.	Дата					
Разраб.									
Пров.									
Т.контр.									
						Лист 1		Листов 4	
Н.контр.					Схема расположения листов	ИП Арешкин М.Л.			
Утв.									

Перв. примен.
Справ. №

Погр. и дата	Погр. и дата	Взам. инв. №	Инв. № архив.	Инв. № подл.
--------------	--------------	--------------	---------------	--------------

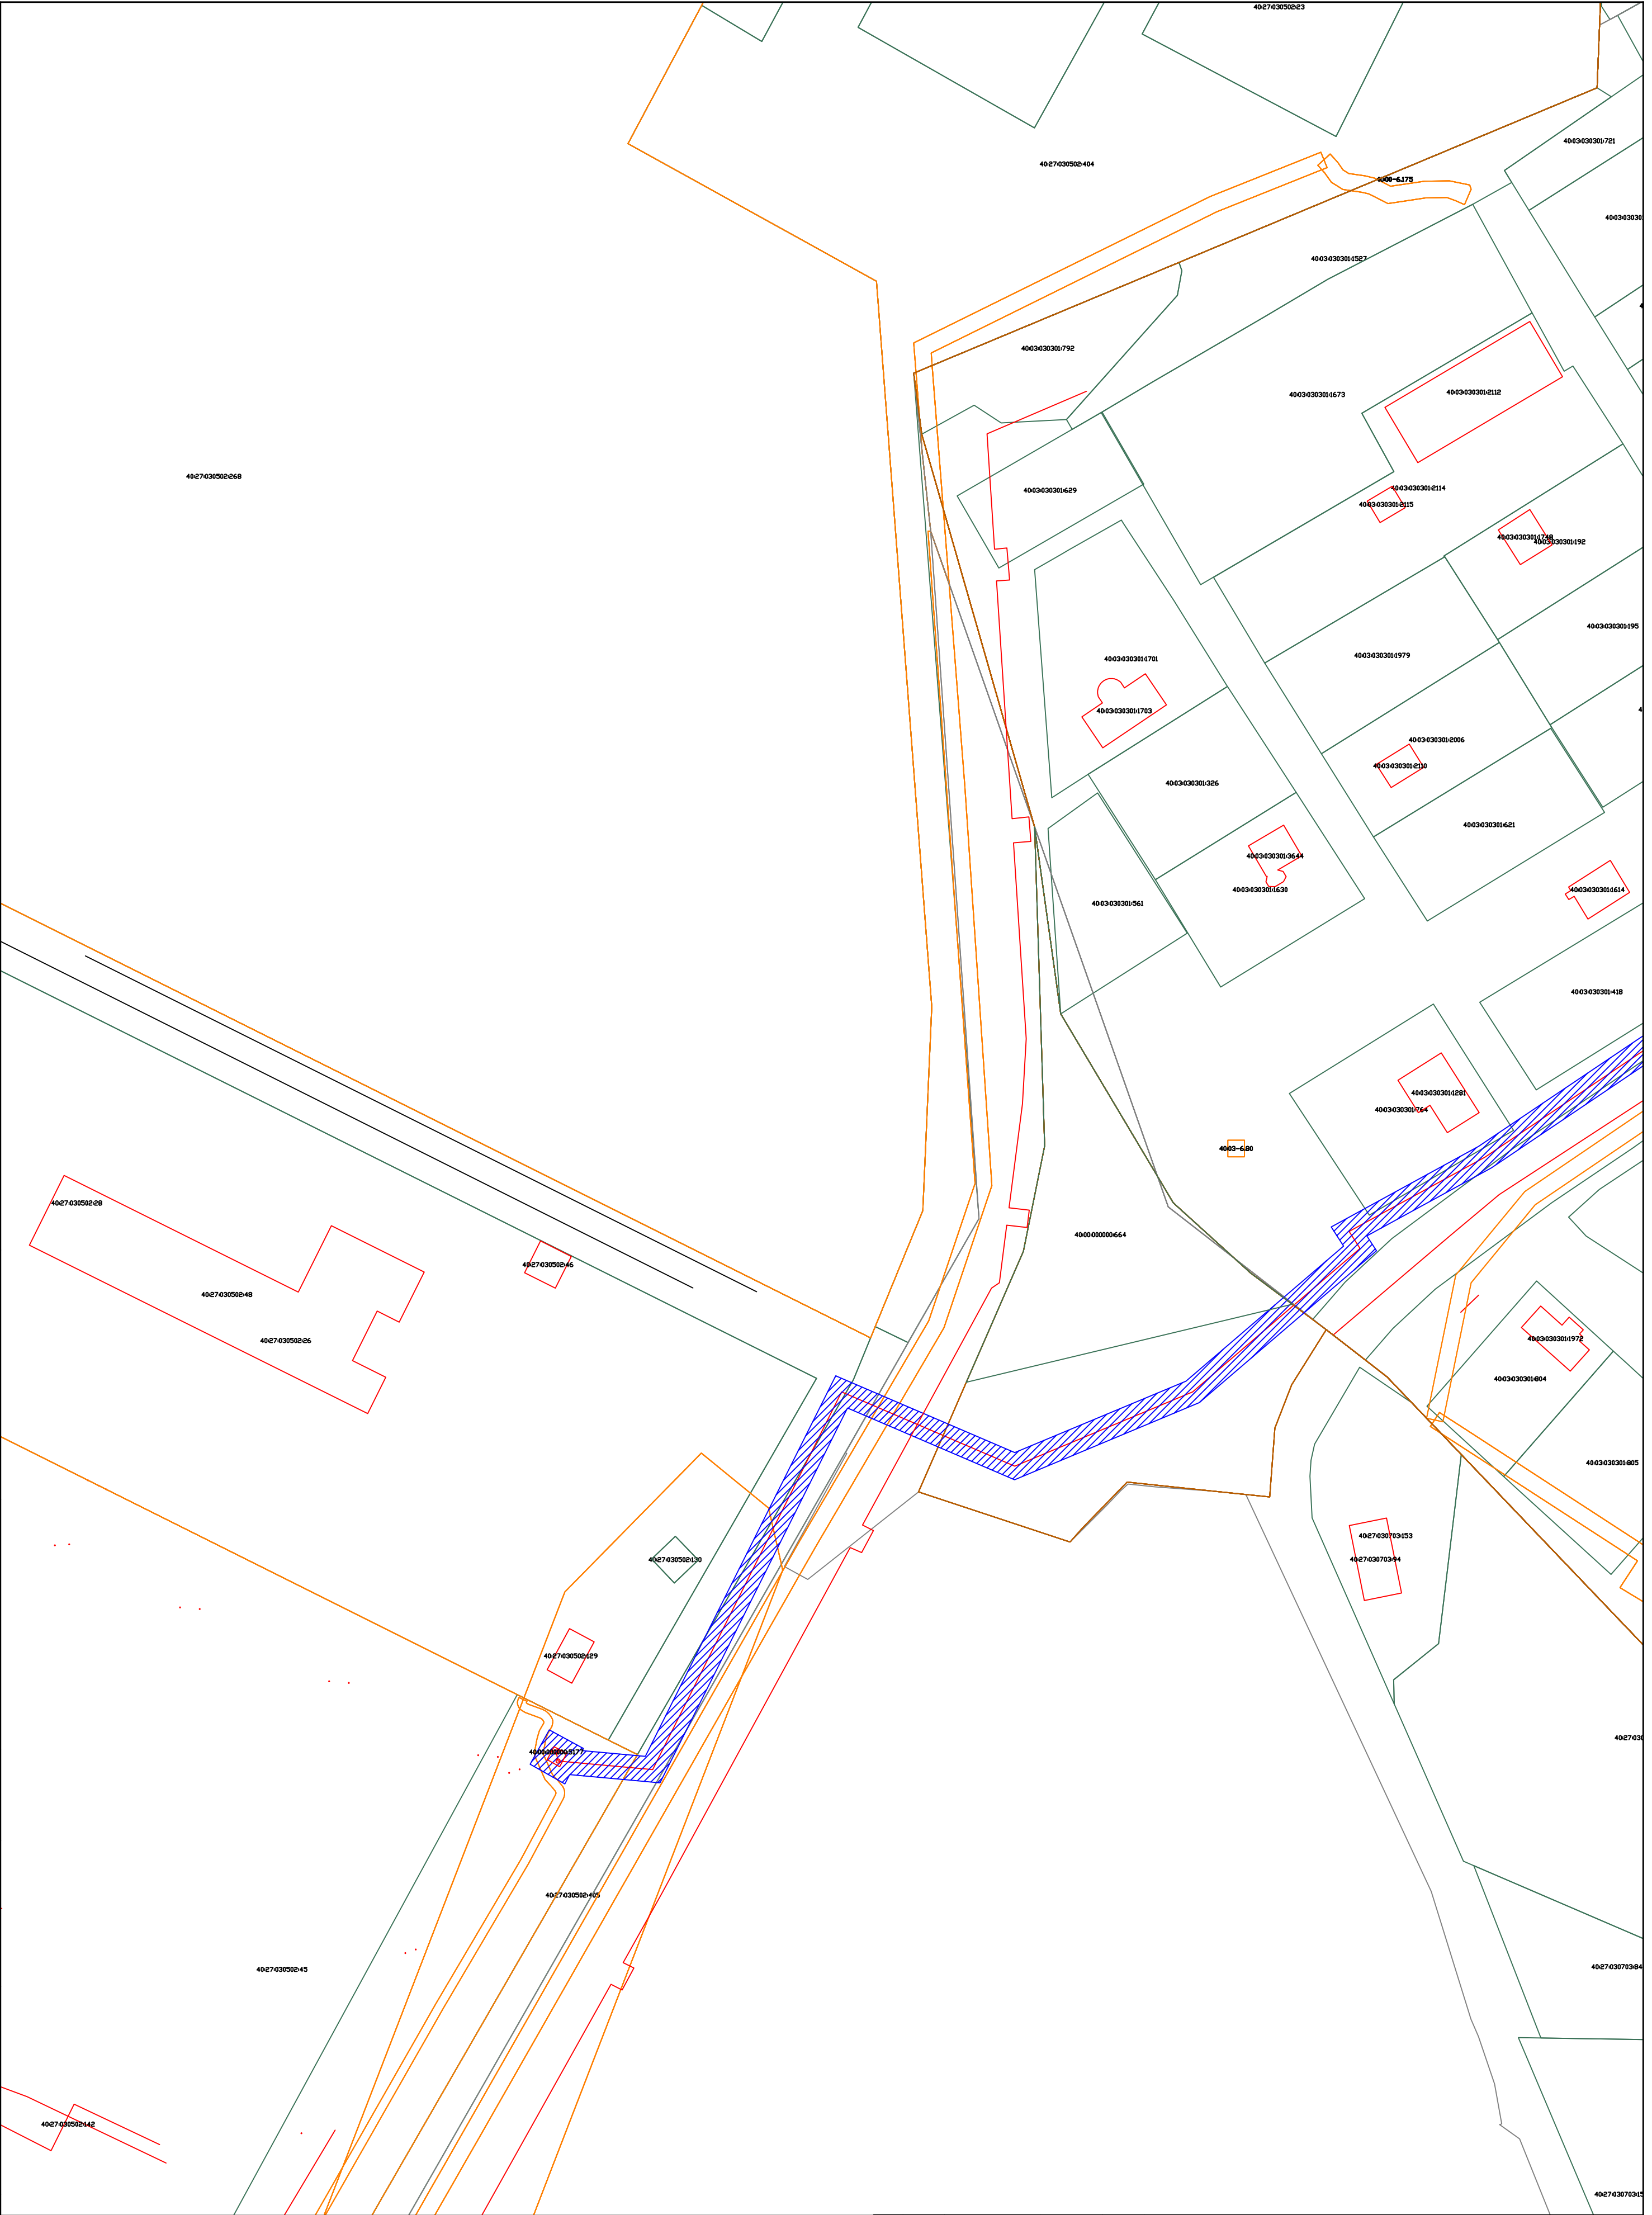


Условные обозначения:

 

Постоянный публичный сервитут канализационной сети

						Администрация муниципального образования сельского поселения село Совхоз «Боровский»		
Изм.	Лист	№ докум.	Погр.	Дата		Схема расположения канализационной сети с кадастровым номером 40:00/000000:5177 на кадастровом плане территории		
Разраб.								
Проб.								
Т.контр.								
Н.контр.						Лит. 1 Масса Масштаб 1:1000		
Утв.								
						Лист 1 Листов 4		
						ИП Арешкин М.Л.		

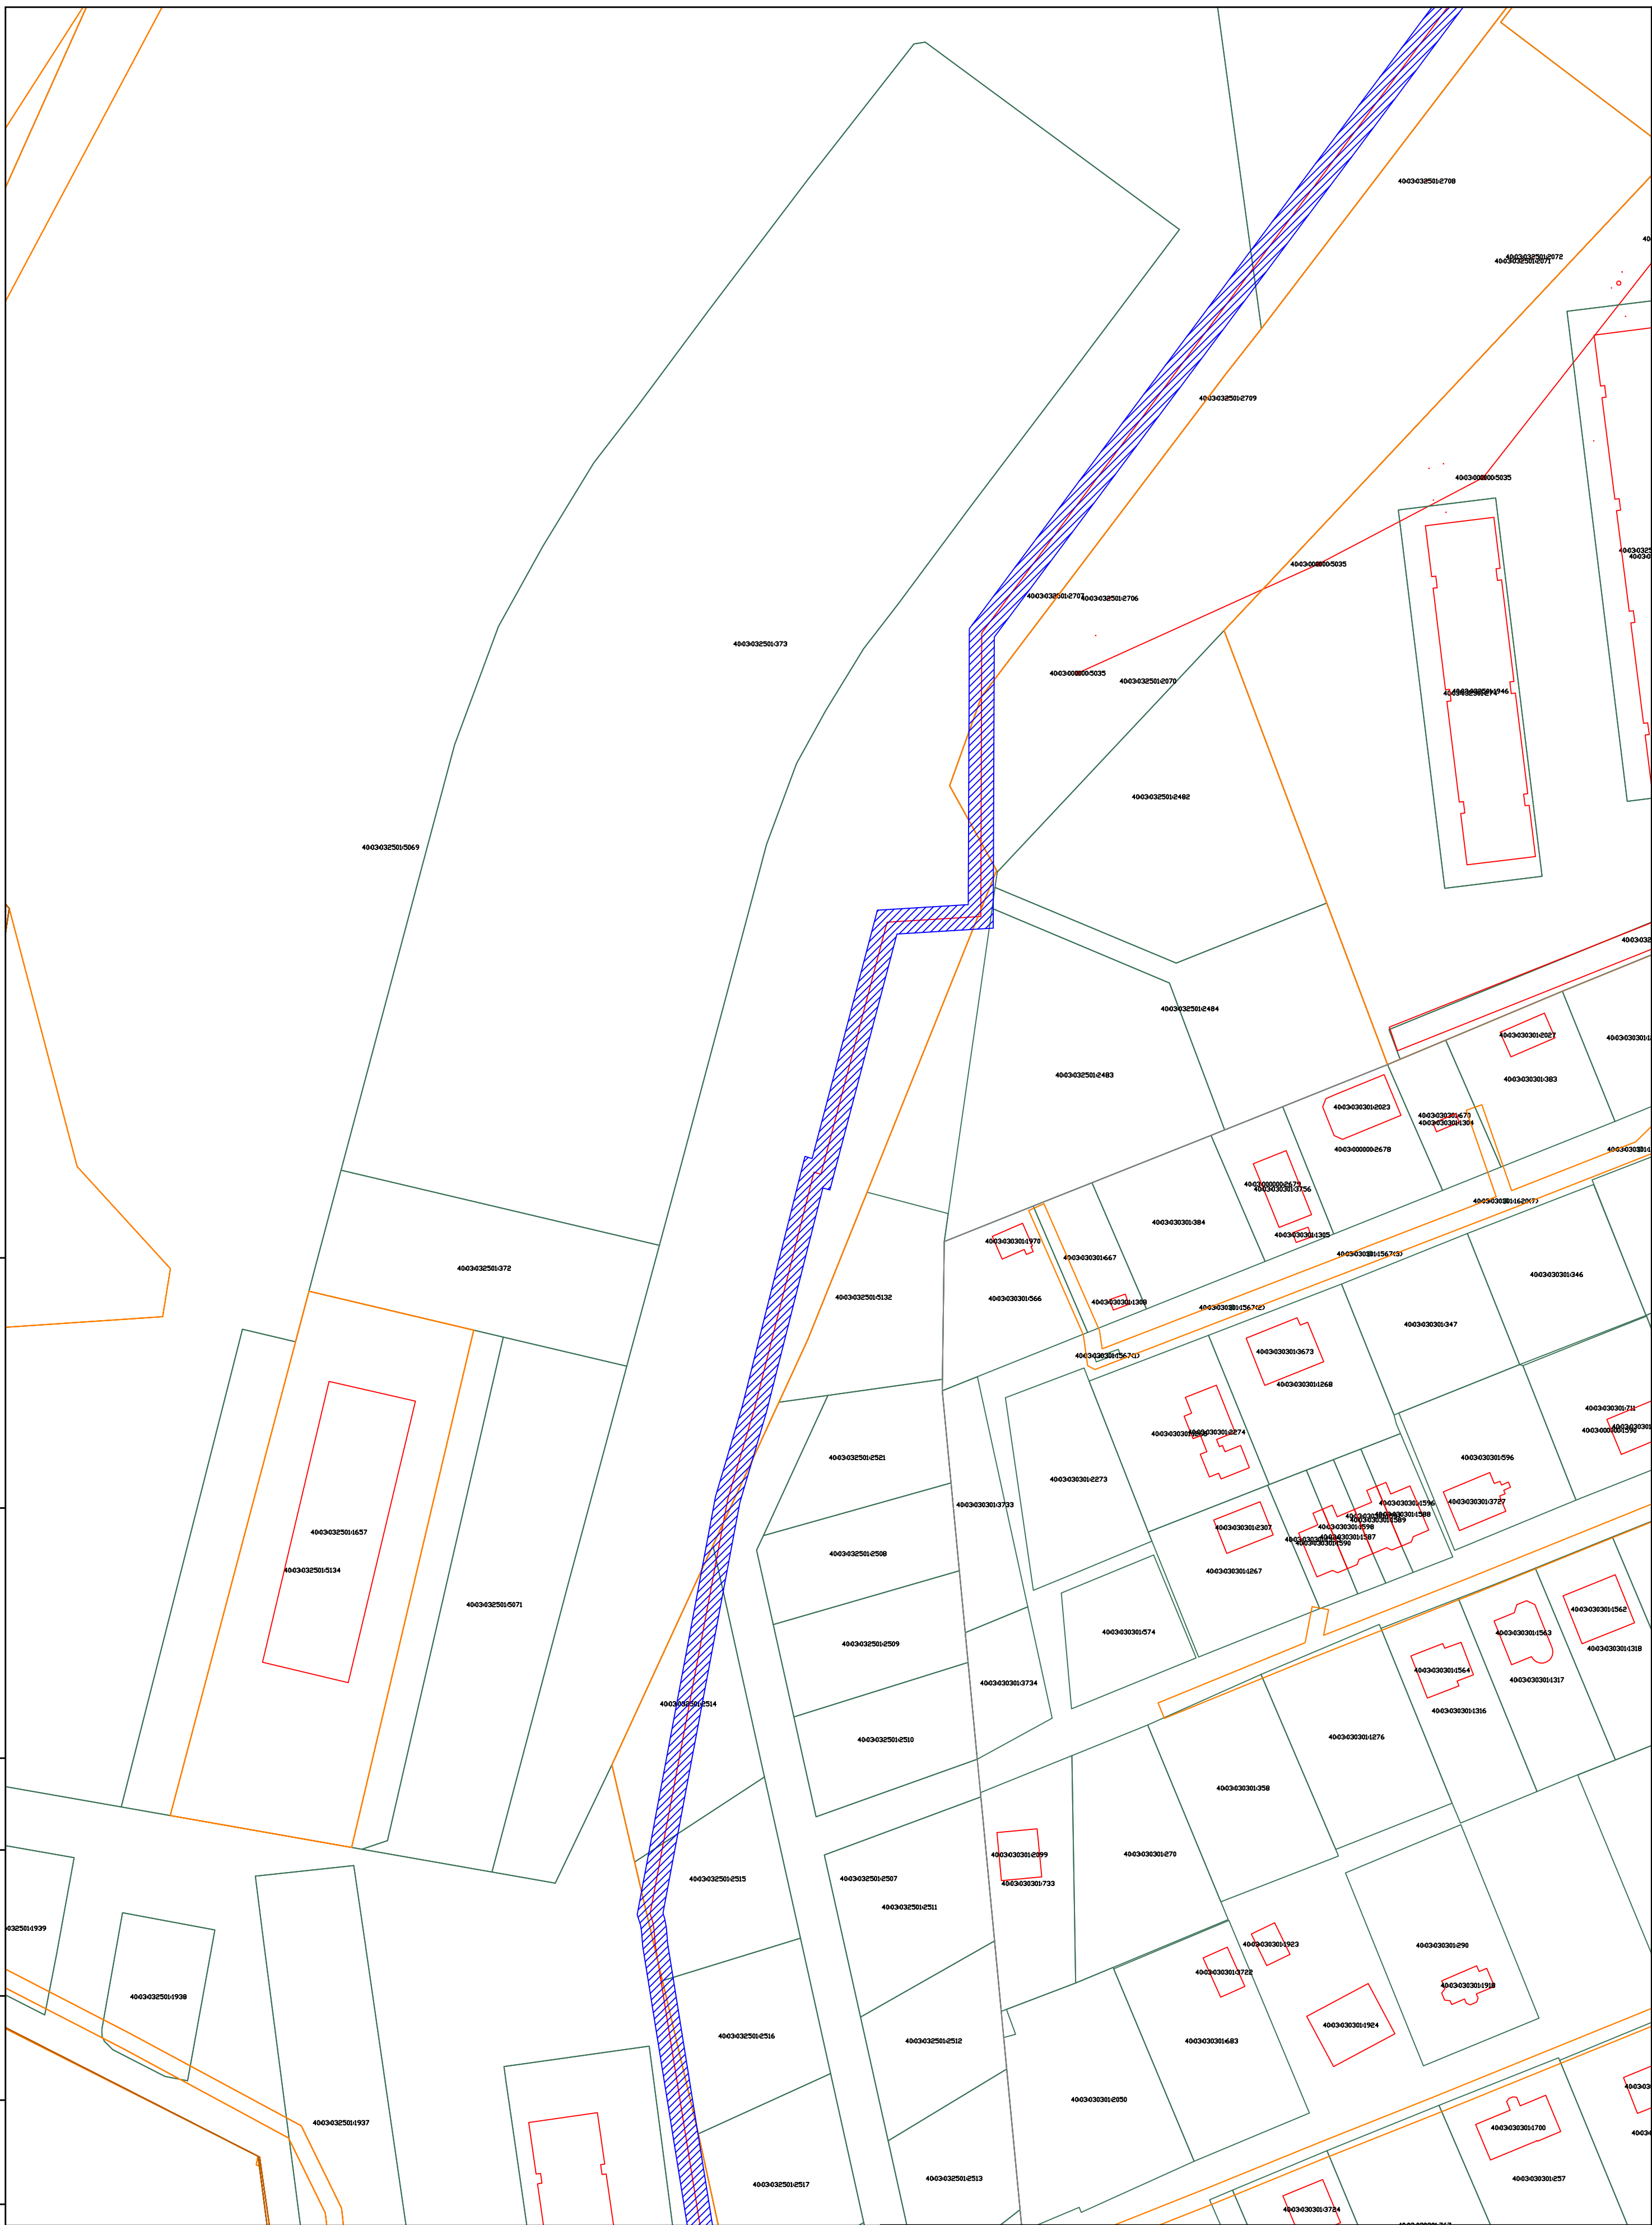

					Администрация муниципального образования сельского поселения село Совхоз «Боровский»				
Изм	Лист	№ докум.	Подп.	Дата	Схема расположения канализационной сети с кадастровым номером 40:00:000000:5177 на кадастровом плане территории	Лит.		Масса	Масштаб
Разраб.									1:1000
Пров.									
Т.контр.						Лист 3		Листов 4	
Н.контр.						ИП Арешкин М.Л.			
Утв.									

Инв. № подл.

 
Погр. и дата

Взам. инв. №

Инв. № арх.

Справ. №

Перв. примен.



Постоянный публичный сервитут канализационной сети

Администрация муниципального образования сельского поселения село Совхоз «Боровский»					Лит.			Масса	Масштаб
Изм.	Лист	№ докум.	Погн.	Дата	Схема расположения канализационной сети с кадастровым номером 40:00:000000:5177 на кадастровом плане территории				1:1000
Разраб.									
Пров.									
Т.контр.									Лист 4 Листов 4
Н.контр.									ИП Арешкин М.Л.
Утв.									